


防災設備(消火器)

駐車場小屋

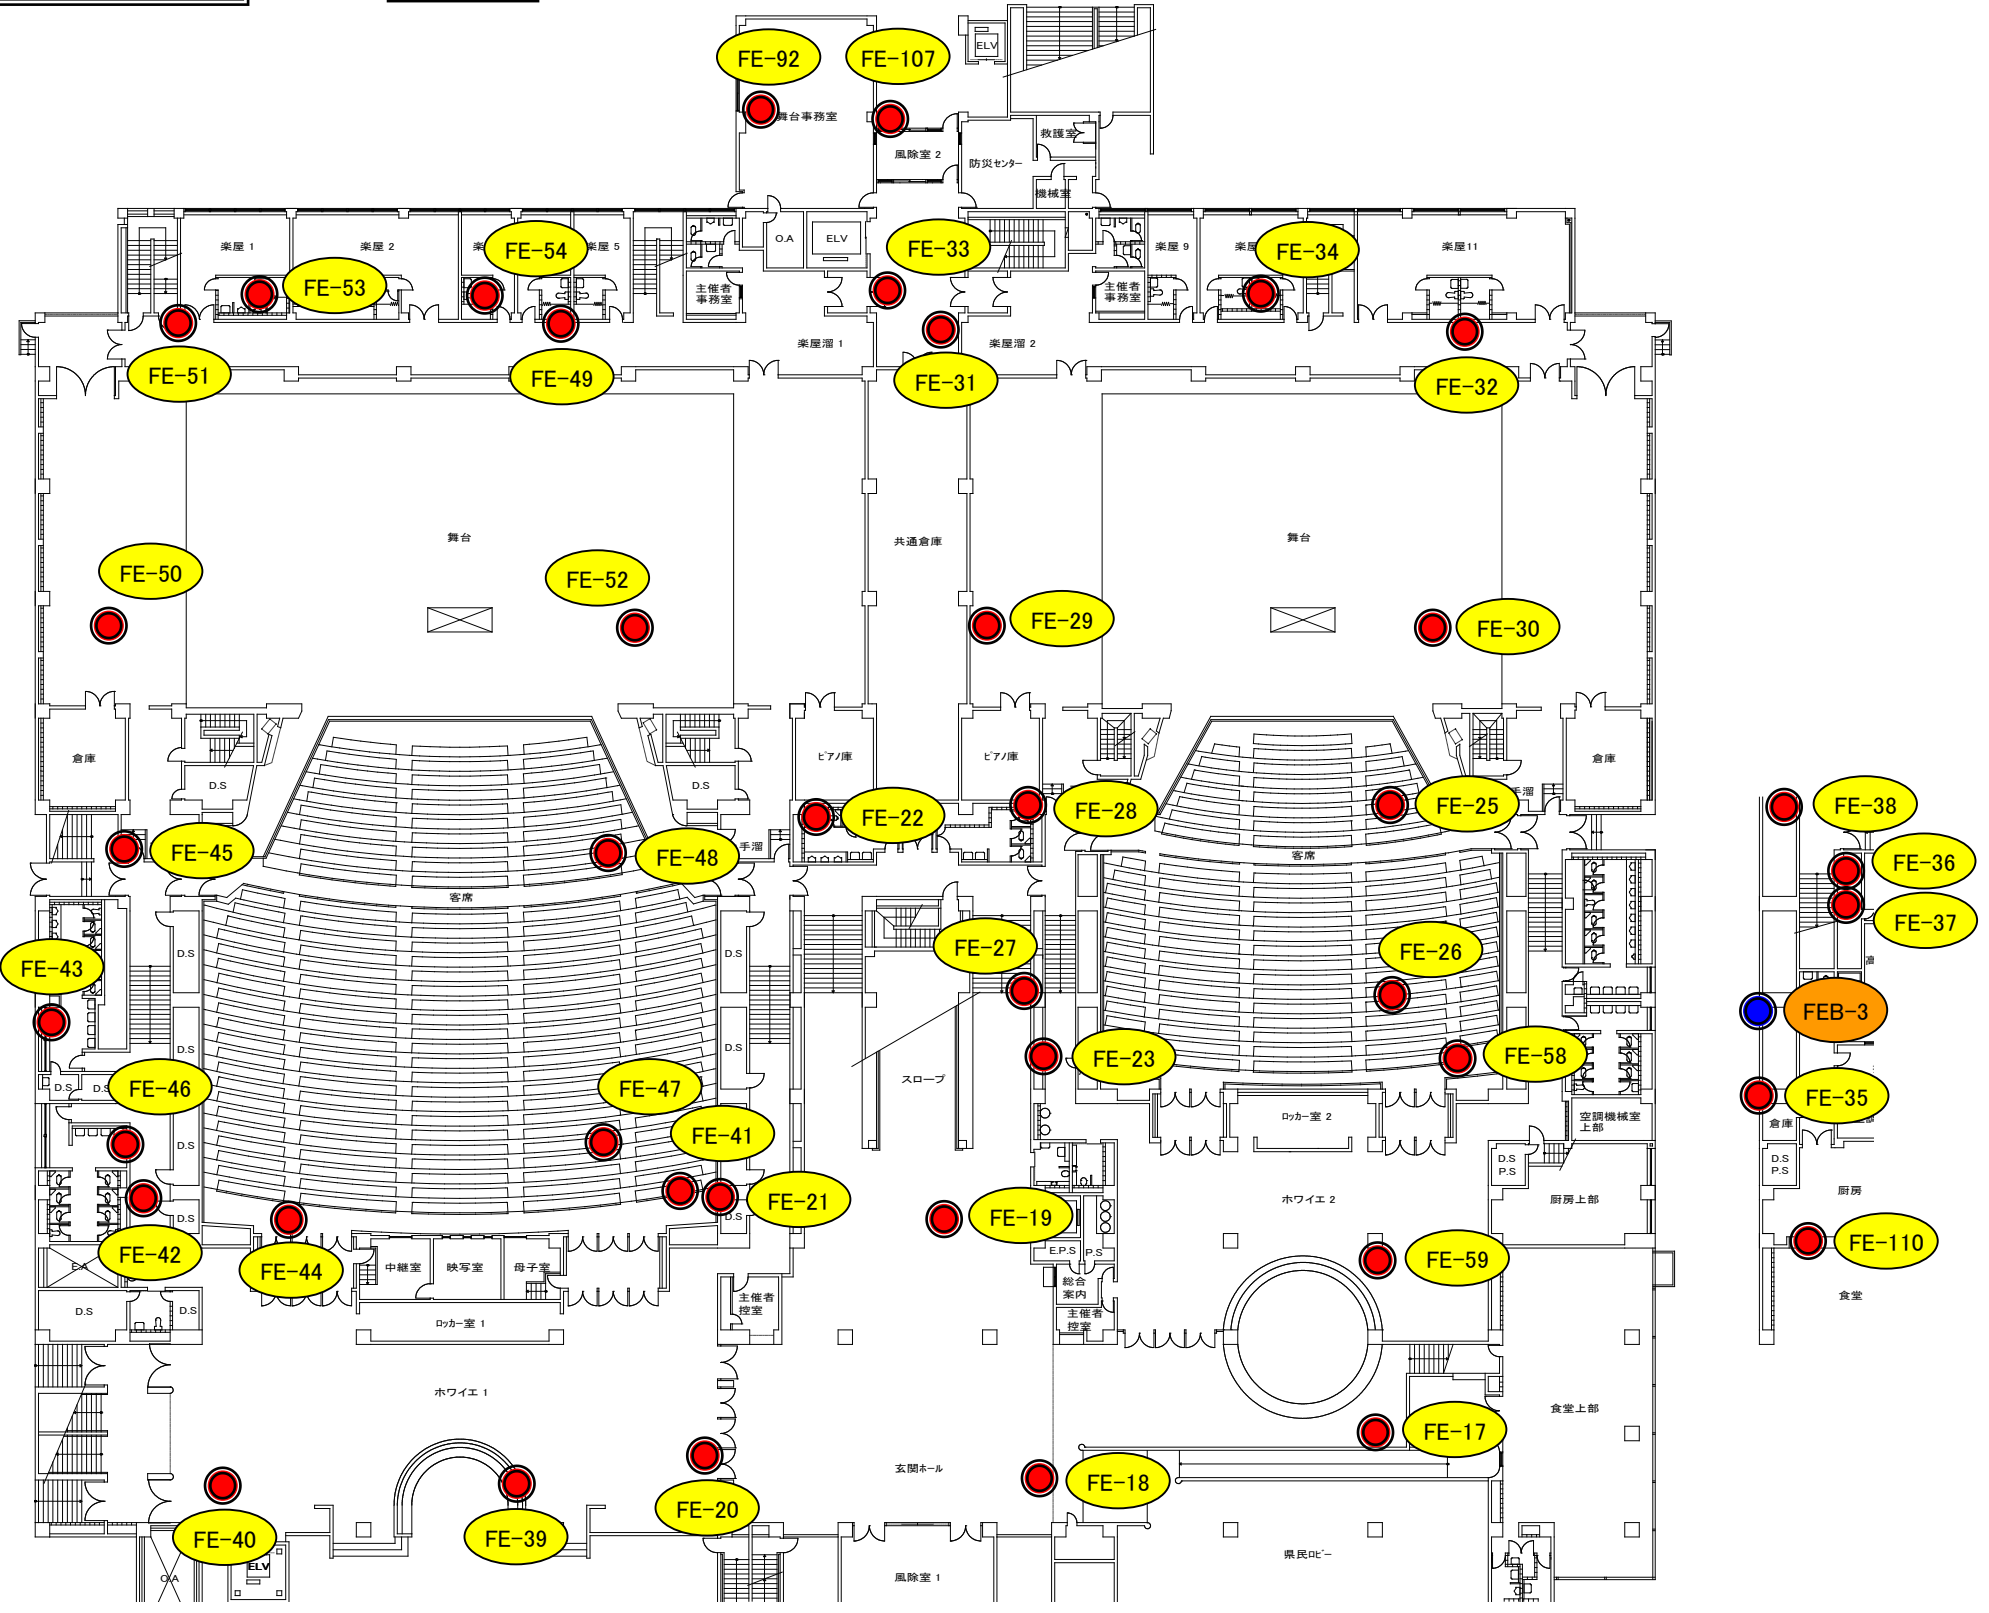

ABC10型消火器設置位置

ABC50型消火器設置位置

図面名	1階平面図(消火器)	縮尺	なし
山梨県立県民文化ホール		図面番号	2/11